


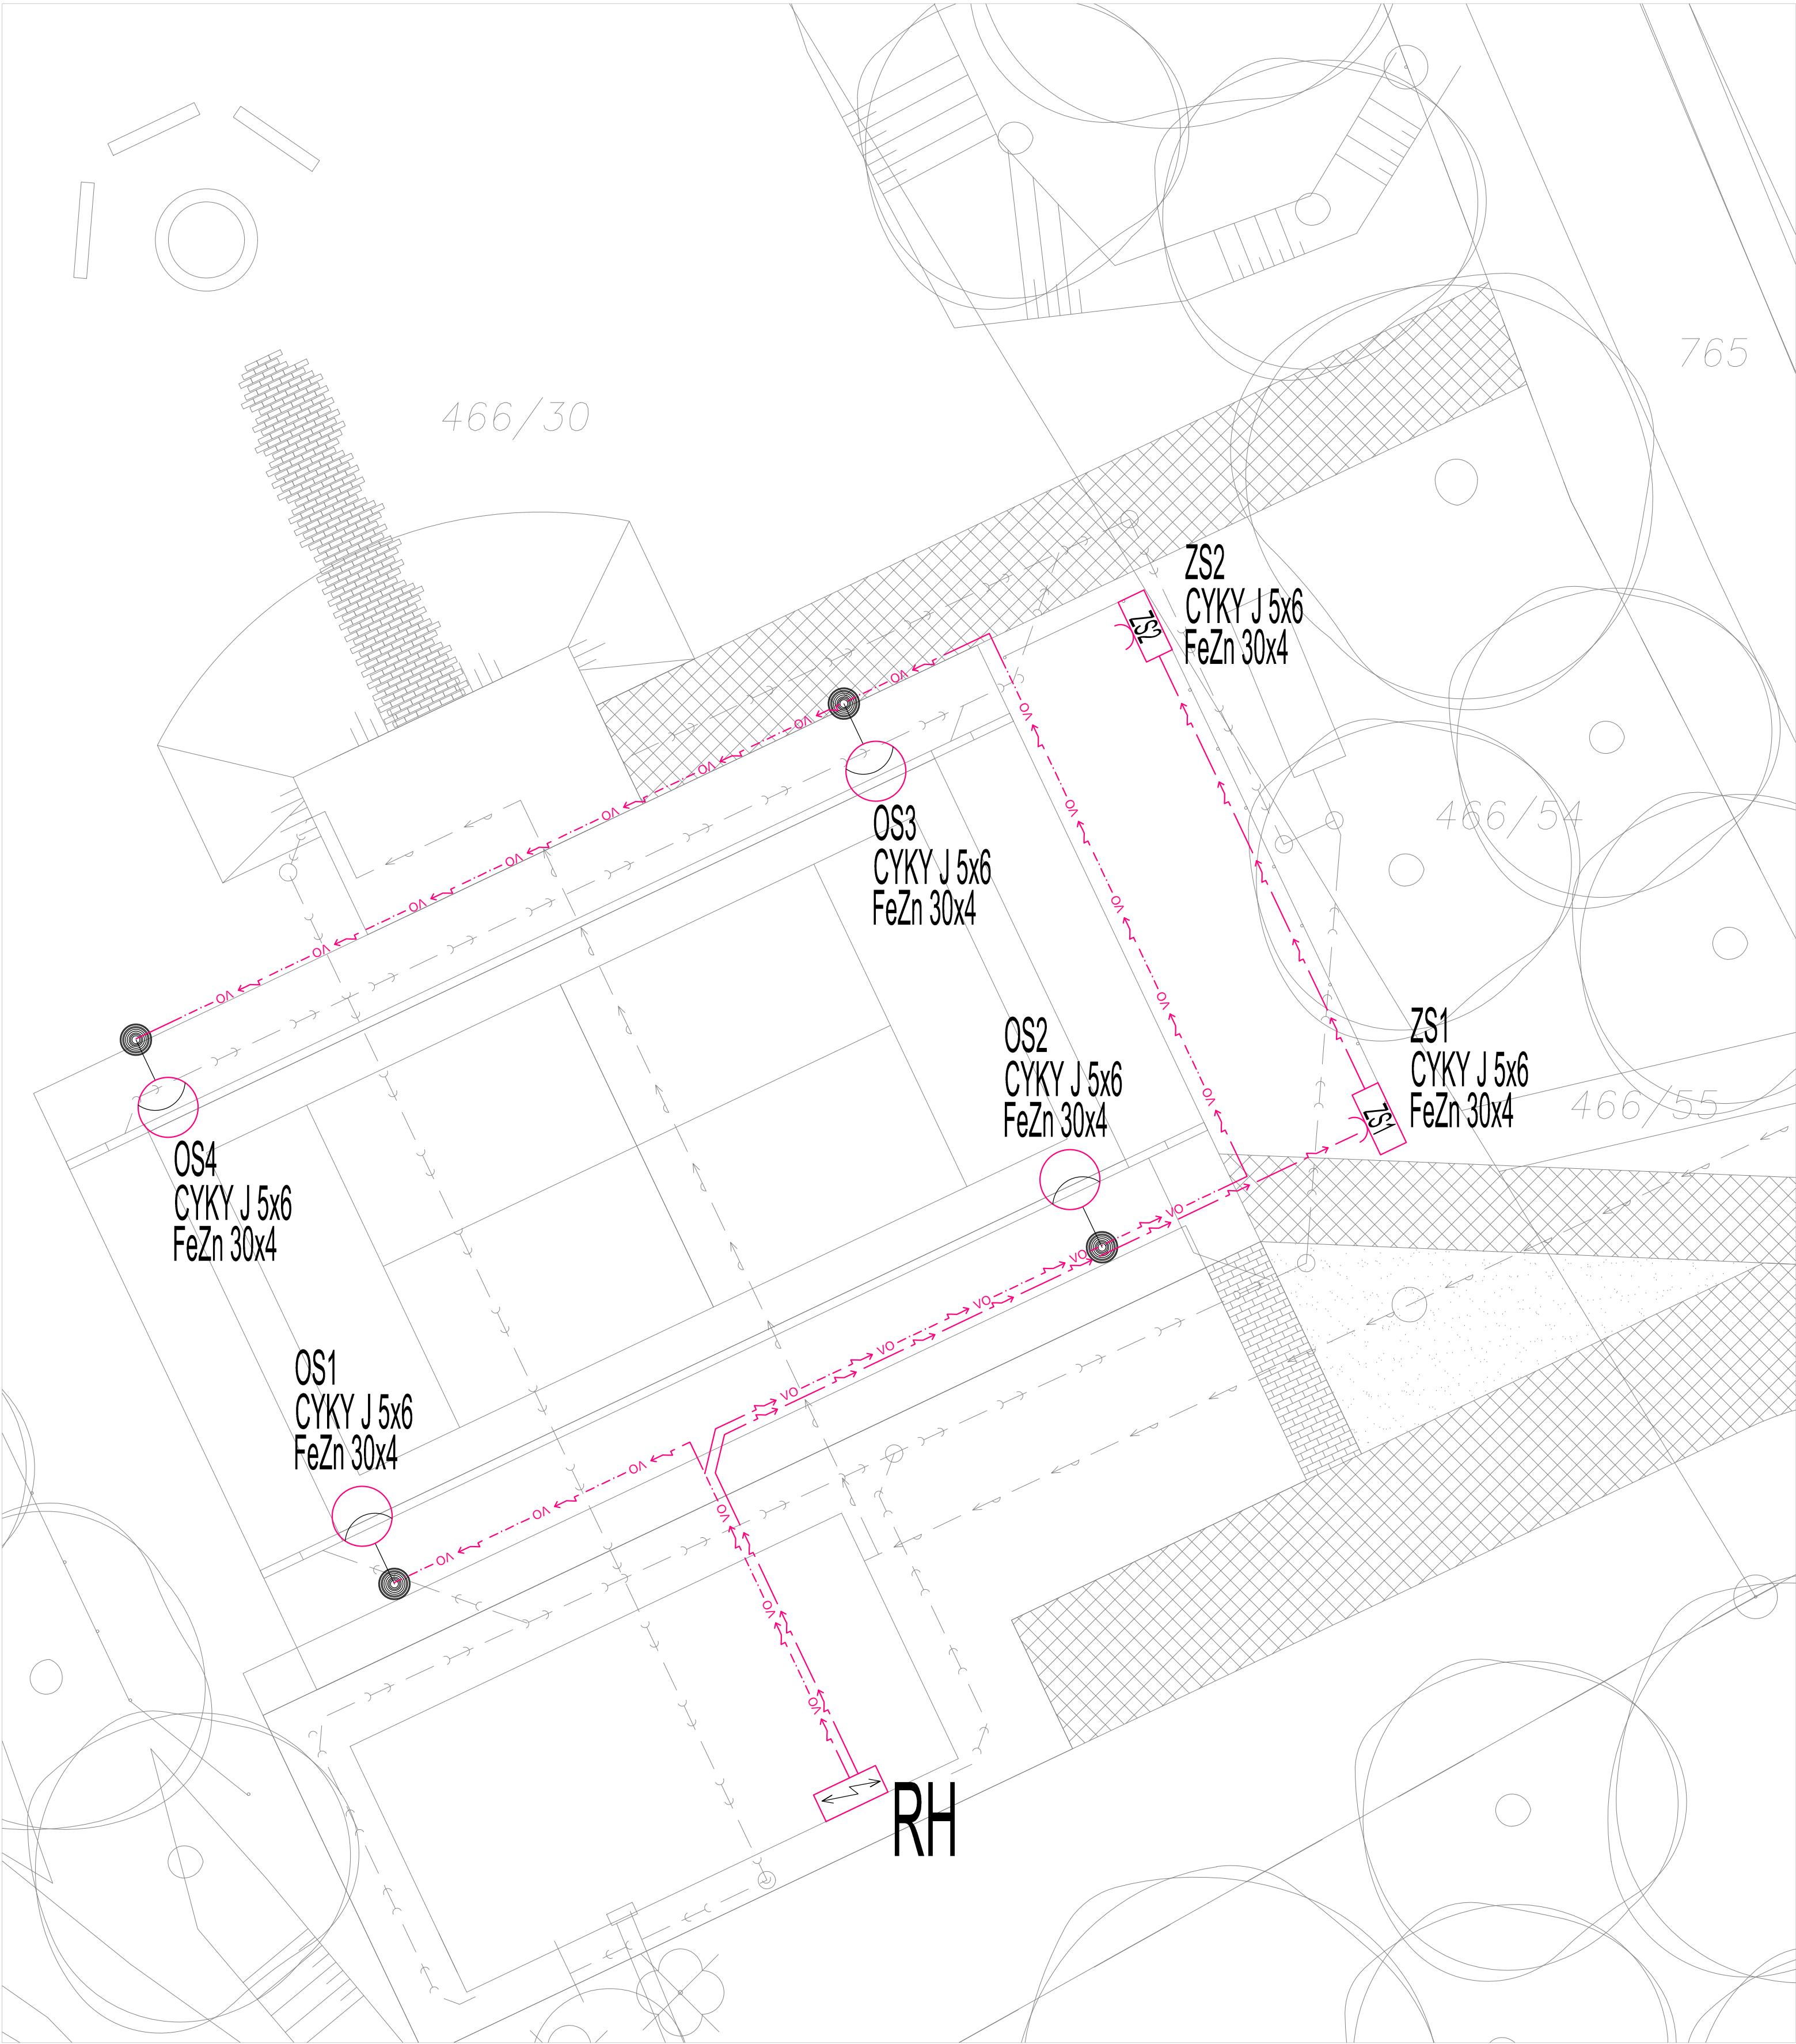

LEGENDA :

- trasa kabelového vedení ve výkopu 35x80(50)cm
- kabelové vedení CYKY-J 5x6, včetně FeZn pásku 30x4 (FeZn 10)
- RH**
rozvaděč pro napojení a ovládání osvětlovacích stožárů
z RH k osvětlovacím stožárům OS1 až OS4
samostatné kabely CYKY-J 5x6
- ocelový osvětlovací stožár, zesílený, žárově zinkovaný, výška 8 m
1 x asymetrický světlomet LED 1500W, 4000K
například PHILIPS BVP651 T25 1x LED800-4S/740 DX50, 4000K, IP66, IK08
světelný tok (Svítilno): 64133 lm, světelný tok (Zdroje:): 80000 lm,
specifikace viz. světelně technické výpočty - nebo rovnocenný
- ZS1**
typová zásuvková rozvodnice 400V/16A, 230V/16A, IP44

Napěťová soustava :
3PEN / 3 N+PE, 50Hz, 400V / 230V, TN-C-S

Ochrana před nebezpečným dotykem neživých částí dle ČSN 33 2000-4-41 ed.3:
základní - automatickým odpojením od zdroje

POZNÁMKA:

- při křížování a souběhu se stávajícími podzemními sítěmi je třeba dodržet odstupové vzdálenosti dle ČSN 33 2000-5-52 a ČSN 73 6005 podle skutečného stavu zjištěného při zemních pracích.

- před zahájením zemních prací je třeba provést vytyčení veškerých podzemních sítí

- pokud bude při zemních pracích odhaleno kabelové vedení jehož krytí, případně odstupové vzdálenosti, nebude odpovídat požadavkům ČSN, bude provedeno jeho dodatečné uložení do kabelové chráničky (dělené kabelové trubky - HDPE - Arot)

PROJEKTANT	Hlavní projektant: PMA architects s.r.o. Starobrněnská 33/16, 602 00 Brno IČ: 04400836 tel.: +420 724 914 012 mail: info@pmarch.cz		Jaroslav Šebek Projektování elektrických zařízení, poradenská a konzultační činnost Pirinská 3249/3, P-4, 143 00, tel: 739 589 347 sebek.jarda@seznam.cz		Autorce:
	Hlavní inženýr projektu: Ing. arch. Petra Kollárová, ČKA 04888		Výpracoval: Jaroslav Šebek		
	Kontakt: +420 724 914 012 kollarova@pmarch.cz		+420 739 589 347 sebek.jarda@seznam.cz		
STAVBA	Název stavby: REVITALIZACE HRŠTĚ NAD RYBNÍKEM, OLŠANY				Obec Olšany Olšany 66 683 01 Olšany
	Místo stavby: Olšany p.č. 466/30, 466/31, 466/55, 466/54, k.ú. Olšany [636410]				
	Nadmožná výška: +/- 0,000 = 440,60 m.n.m.				
DOKUMENTACE	Status dokumentace: Dokumentace pro povolení stavby		Datum: ÚNOR 2023		Formát: 6xA4 Číslo zahájení: Měřítko: 1:100 Číslo výkresu: DSP_01_D_03_00 stápagečíslo SOprofesí výkresrevize
	Stavební objekt:				
	Číslo dokumentace: D.1.4 Silnoproudá elektrotechnika				
	Obsah výkresu: SITUACE AREÁLOVÉ ROZVODY				