


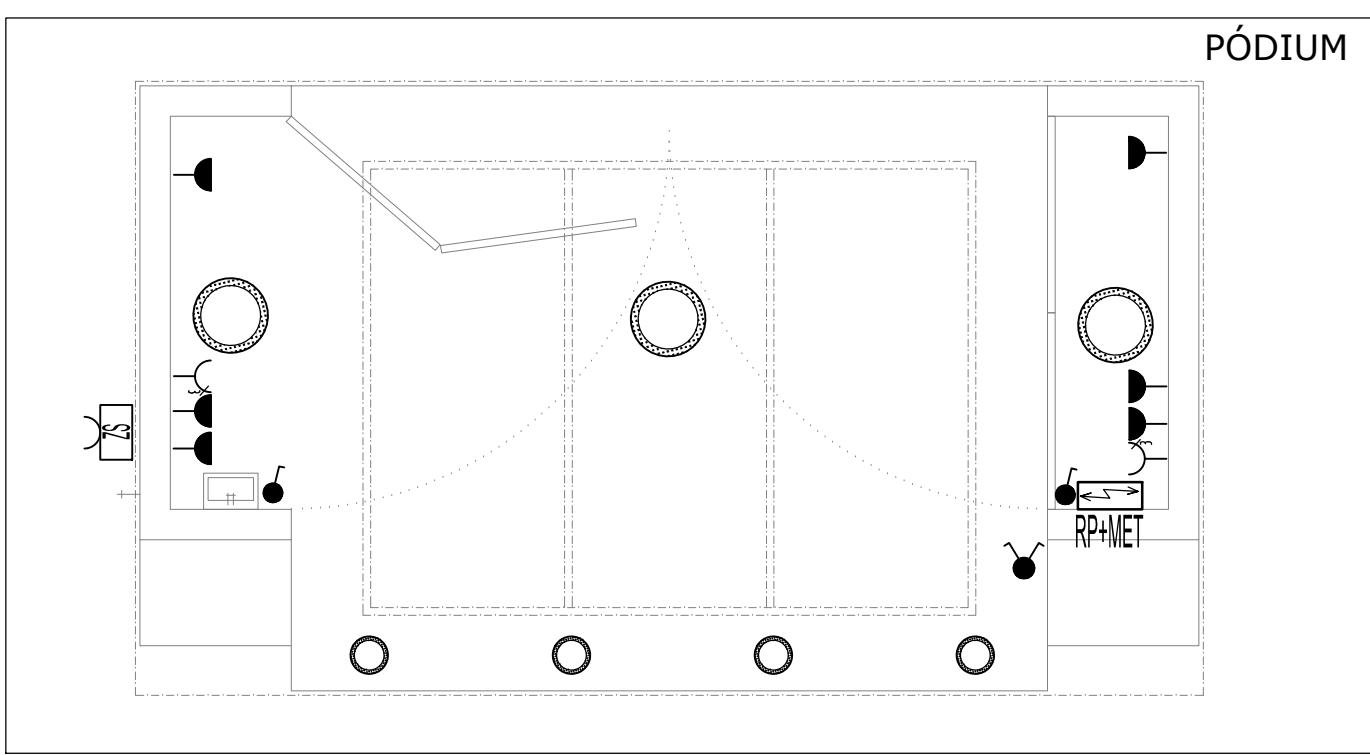

OCHRANA PŘED NEBEZPEČNÝM DOTYKEM NEŽIVÝCH ČÁSTÍ JE PROVEDENA DLE ČSN 33 2000-4-41ED.3


ZÁKLADNÍ – AUTOMATICKÝM ODPOJENÍM OD ZDROJE V PROSTORÁCH ZVLÁŠTĚ NEBEZPEČNÝCH JE TATO OCHRANA DOPLNĚNA POSPOJENÍM VEŠKERÉ VÝVODY PRO ZÁSUVKOVÉ A SVĚTELNÉ OBVODY JSOU VYBAVENY PROUDOVÝMI CHRÁNIČI

POZNÁMKA

SVĚTELNÉ ROZVODY CYKY J(0) (3,5)x1,5 ZÁSUVKOVÉ ROZVODY CYKY J (3,5)x2,5
VEŠKERÉ ROZVODY ELEKTROINSTALACE BUDOU VEDENY PEVNĚ NA POVRCHU V OCHRANNÝCH TRUBKÁCH, KABELOVÝCH LIŠTÁCH. ZAPOJENÍ VÍCENÁSOBNÝCH RÁMEČKŮ MUSÍ BÝT PROVEDENO V SOULADU S ČSN 33 21 30 ED.3

OBČERSTVENÍ POZNÁMKA


PŘESNÉ ROZMÍSTĚNÍ KONCOVÝCH PRVKŮ ELEKTRO BUDE UPŘESNĚNO NA ZÁKLADĚ NÁVRHU DODAVATELE TECHNOLOGIE OBČERSTVENÍ. KABELY BUDOU PONECHÁNY S DÉLKOVOU REZERVOU.

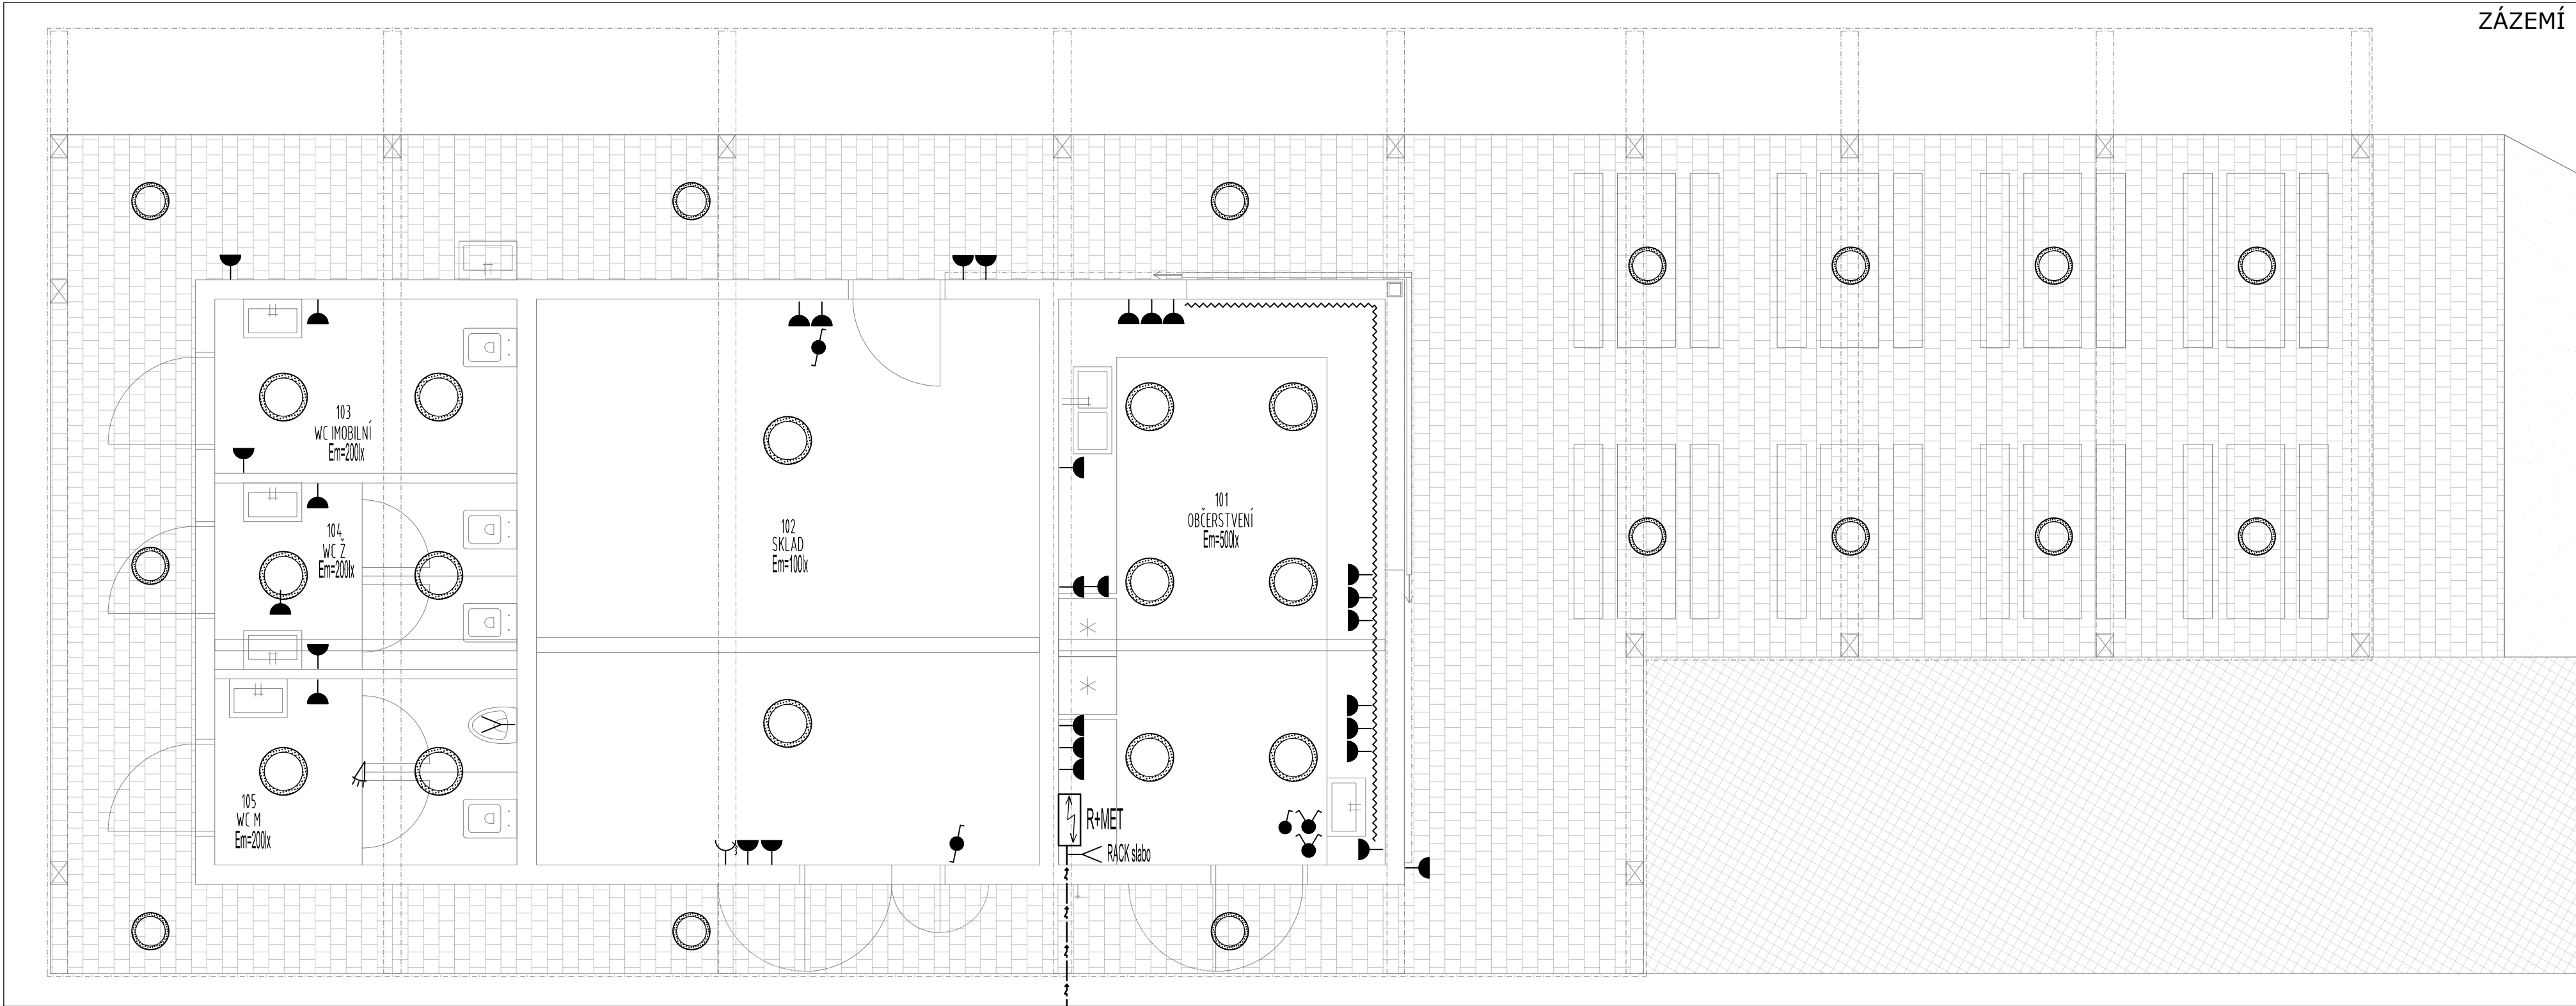


LEGENDA ELEKTROINSTALACE

- VYPÍNAČE PŘEPÍNAČE(5,6+6,6,1) 230V/10A, IP44, POVRCHOVÁ MONTÁŽ
- ZÁSUVKA JEDNONÁSOBNÁ DO VÍCENÁSOBNÝCH RÁMEČKŮ 230V/16A, IP44, POVRCHOVÁ MONTÁŽ
- ZÁSUVKA 400V/16A
- VÝVOD PRO NÁPOJENÍ TECHNOLOGICKÉHO ZAŘÍZENÍ 230V
- KRUHOVÉ PŘISAZENÉ LED SVÍTIDLO S PLASTOVÝM KRYTEM IP44 34W/3900lm (BRS)
- LED PÁSEK PRO NASVĚTLENÍ PRACOVNÍ PLOCHY

UMÍSTĚNÍ EL.PRVKŮ V MÍSTNOSTECH, UMÝVACÍ PROSTOR
DLE ČSN 33 21 30ed.3

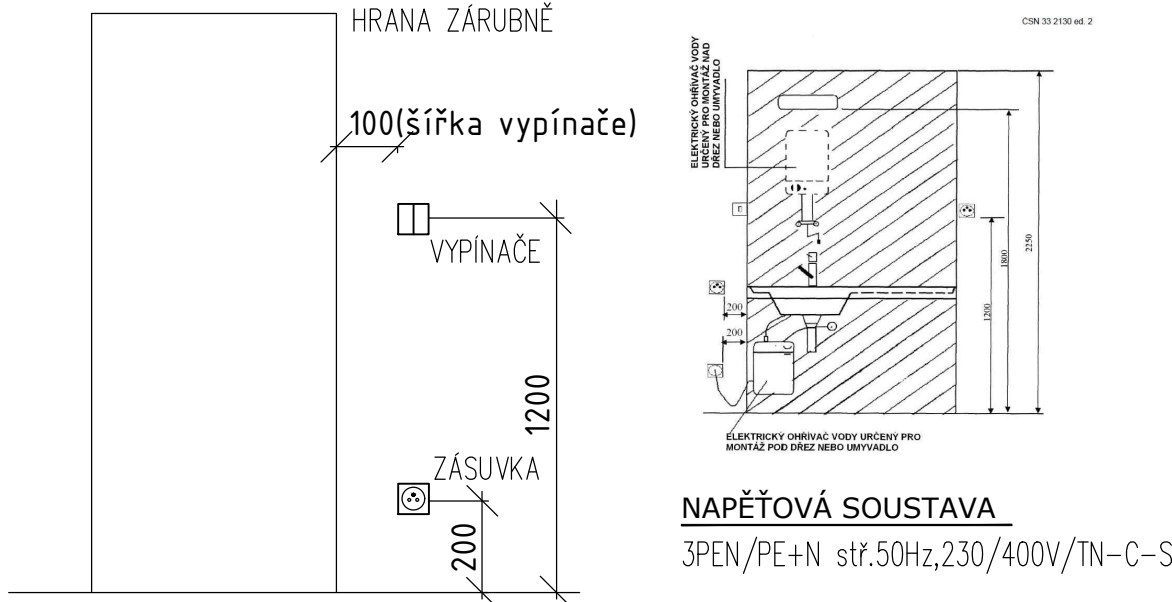

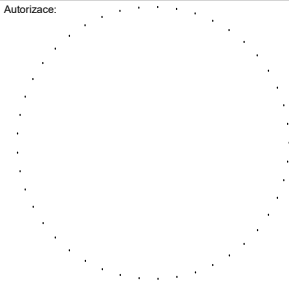PROJEKTANT	Hlavní projektant: PMA architects s.r.o. Starobrněnská 33/16, 602 00 Brno IČ: 04400836 tel.:+420 724 914 012 mail:.info@pmarch.cz		Jaroslav Šebek Projektování elektrických zařízení, poradenská a konzultační činnost Pirinská 3249/3, P-4, 143 00, tel:739 589 347 sebek.jarda@seznam.cz		Autorizace: 	
	Hlavní inženýr projektu: Ing. arch. Petra Kollárová, ČKA 04888		Vypracoval: Jaroslav Šebek			
	Kontakt: +420 724 914 012		+420 739 589 347			
	kollarova@pmarch.cz		sebek.jarda@seznam.cz			
STAVBA	Název stavby: REVITALIZACE HRŠTĚ NAD RYBNÍKEM, OLŠANY				Obec Olšany Olšany 66 683 01 Olšany	
	Místo stavby: Olšany p.č. 466/30, 466/31, 466/55, 466/54, k.ú.Olšany [636410] Nadměrná výška: +/- 0,000 = 440,60 m.n.m.					
DOKUMENTACE	Status dokumentace: Dokumentace pro povolení stavby	Datum: ÚNOR 2023		Formát: 8xA4	Orientace: 	Číslo paré:
	Stavební objekt:			Číslo zakázky:		
	Část dokumentace: D.1.4 Silnoproudá elektrotechnika			Měřítko: 1:50		
	Obsah výkresu: SITUACNÍ SCHÉMA ROZVODU ZÁZEMÍ, PÓDIUM			Číslo výkresu: DSP_01_D_04_00 stupeň číslo SO profese výkres revize		